

# 丰山铜矿-380米中段北缘7线风机变供配电系统图



来自-380米中段北缘10线变

ZR-YJV22-6KV 3x95

来自-380米中段南缘16线变

ZR-YJV22-6KV 3x95

ZR-YJV22-6KV 3x95

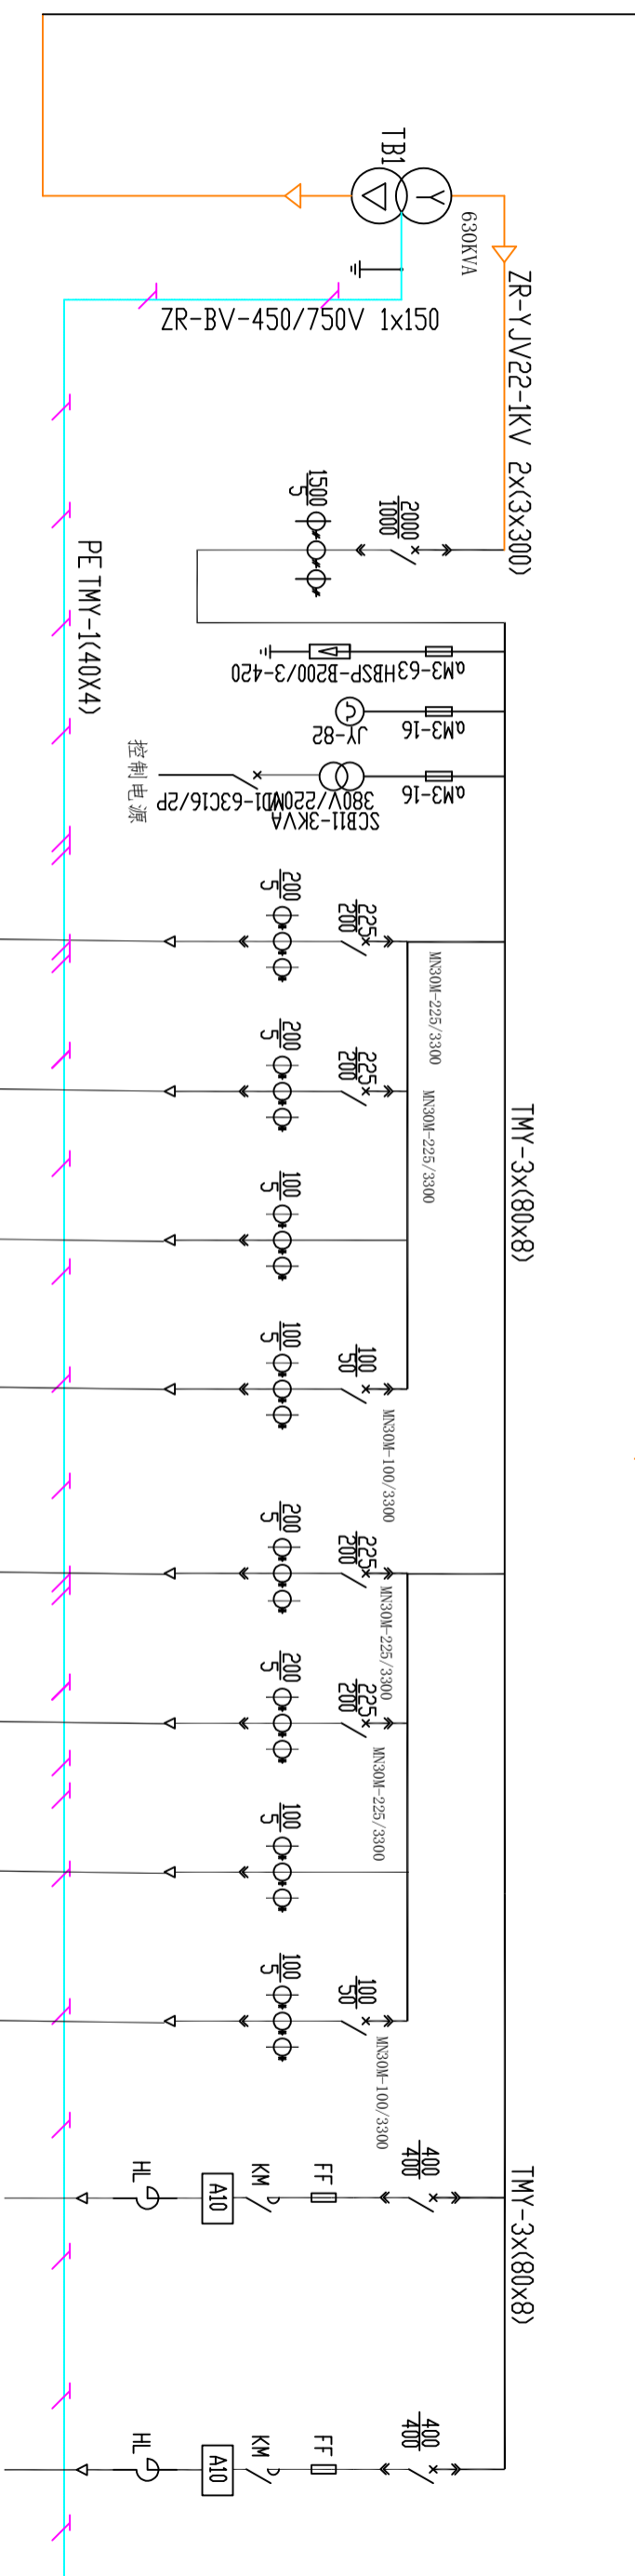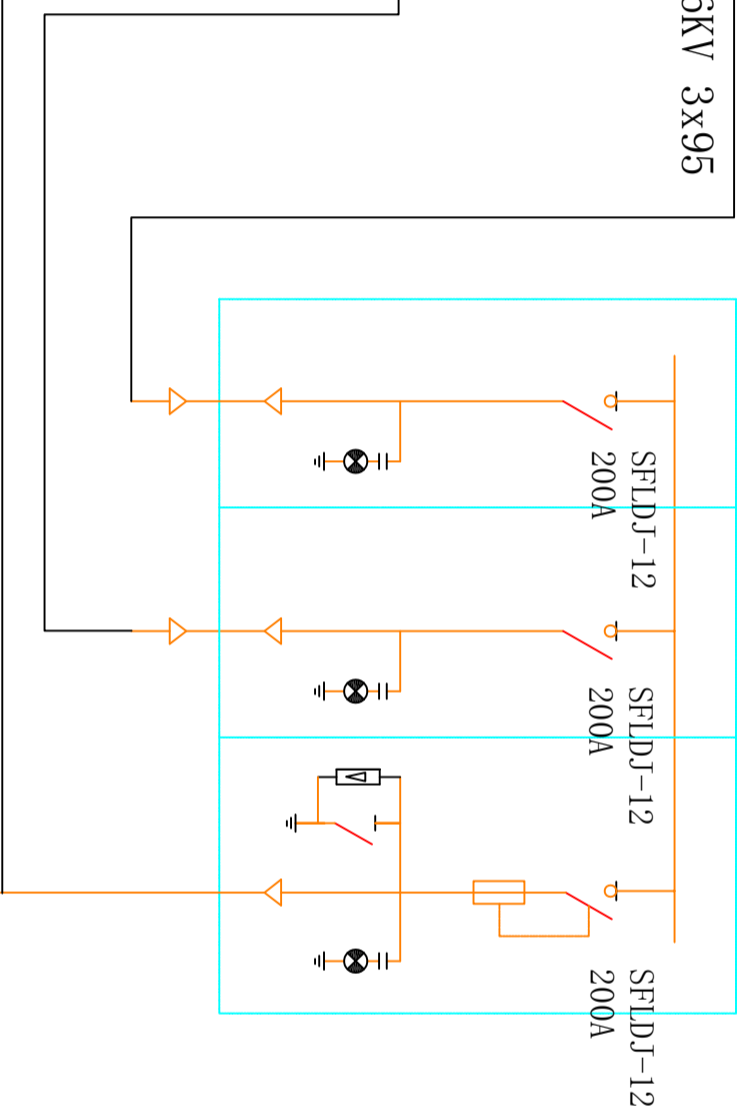

中国有色集团大冶有色金属有限责任公司

丰山铜矿-380米中段北缘7线风机变供配电系统图

图号	FSTK-022	图幅	A3	审核	
绘图	柯加刚	日期	2024.4	核准	