


丰山铜矿-150m中段水泵房高压供配电系统图

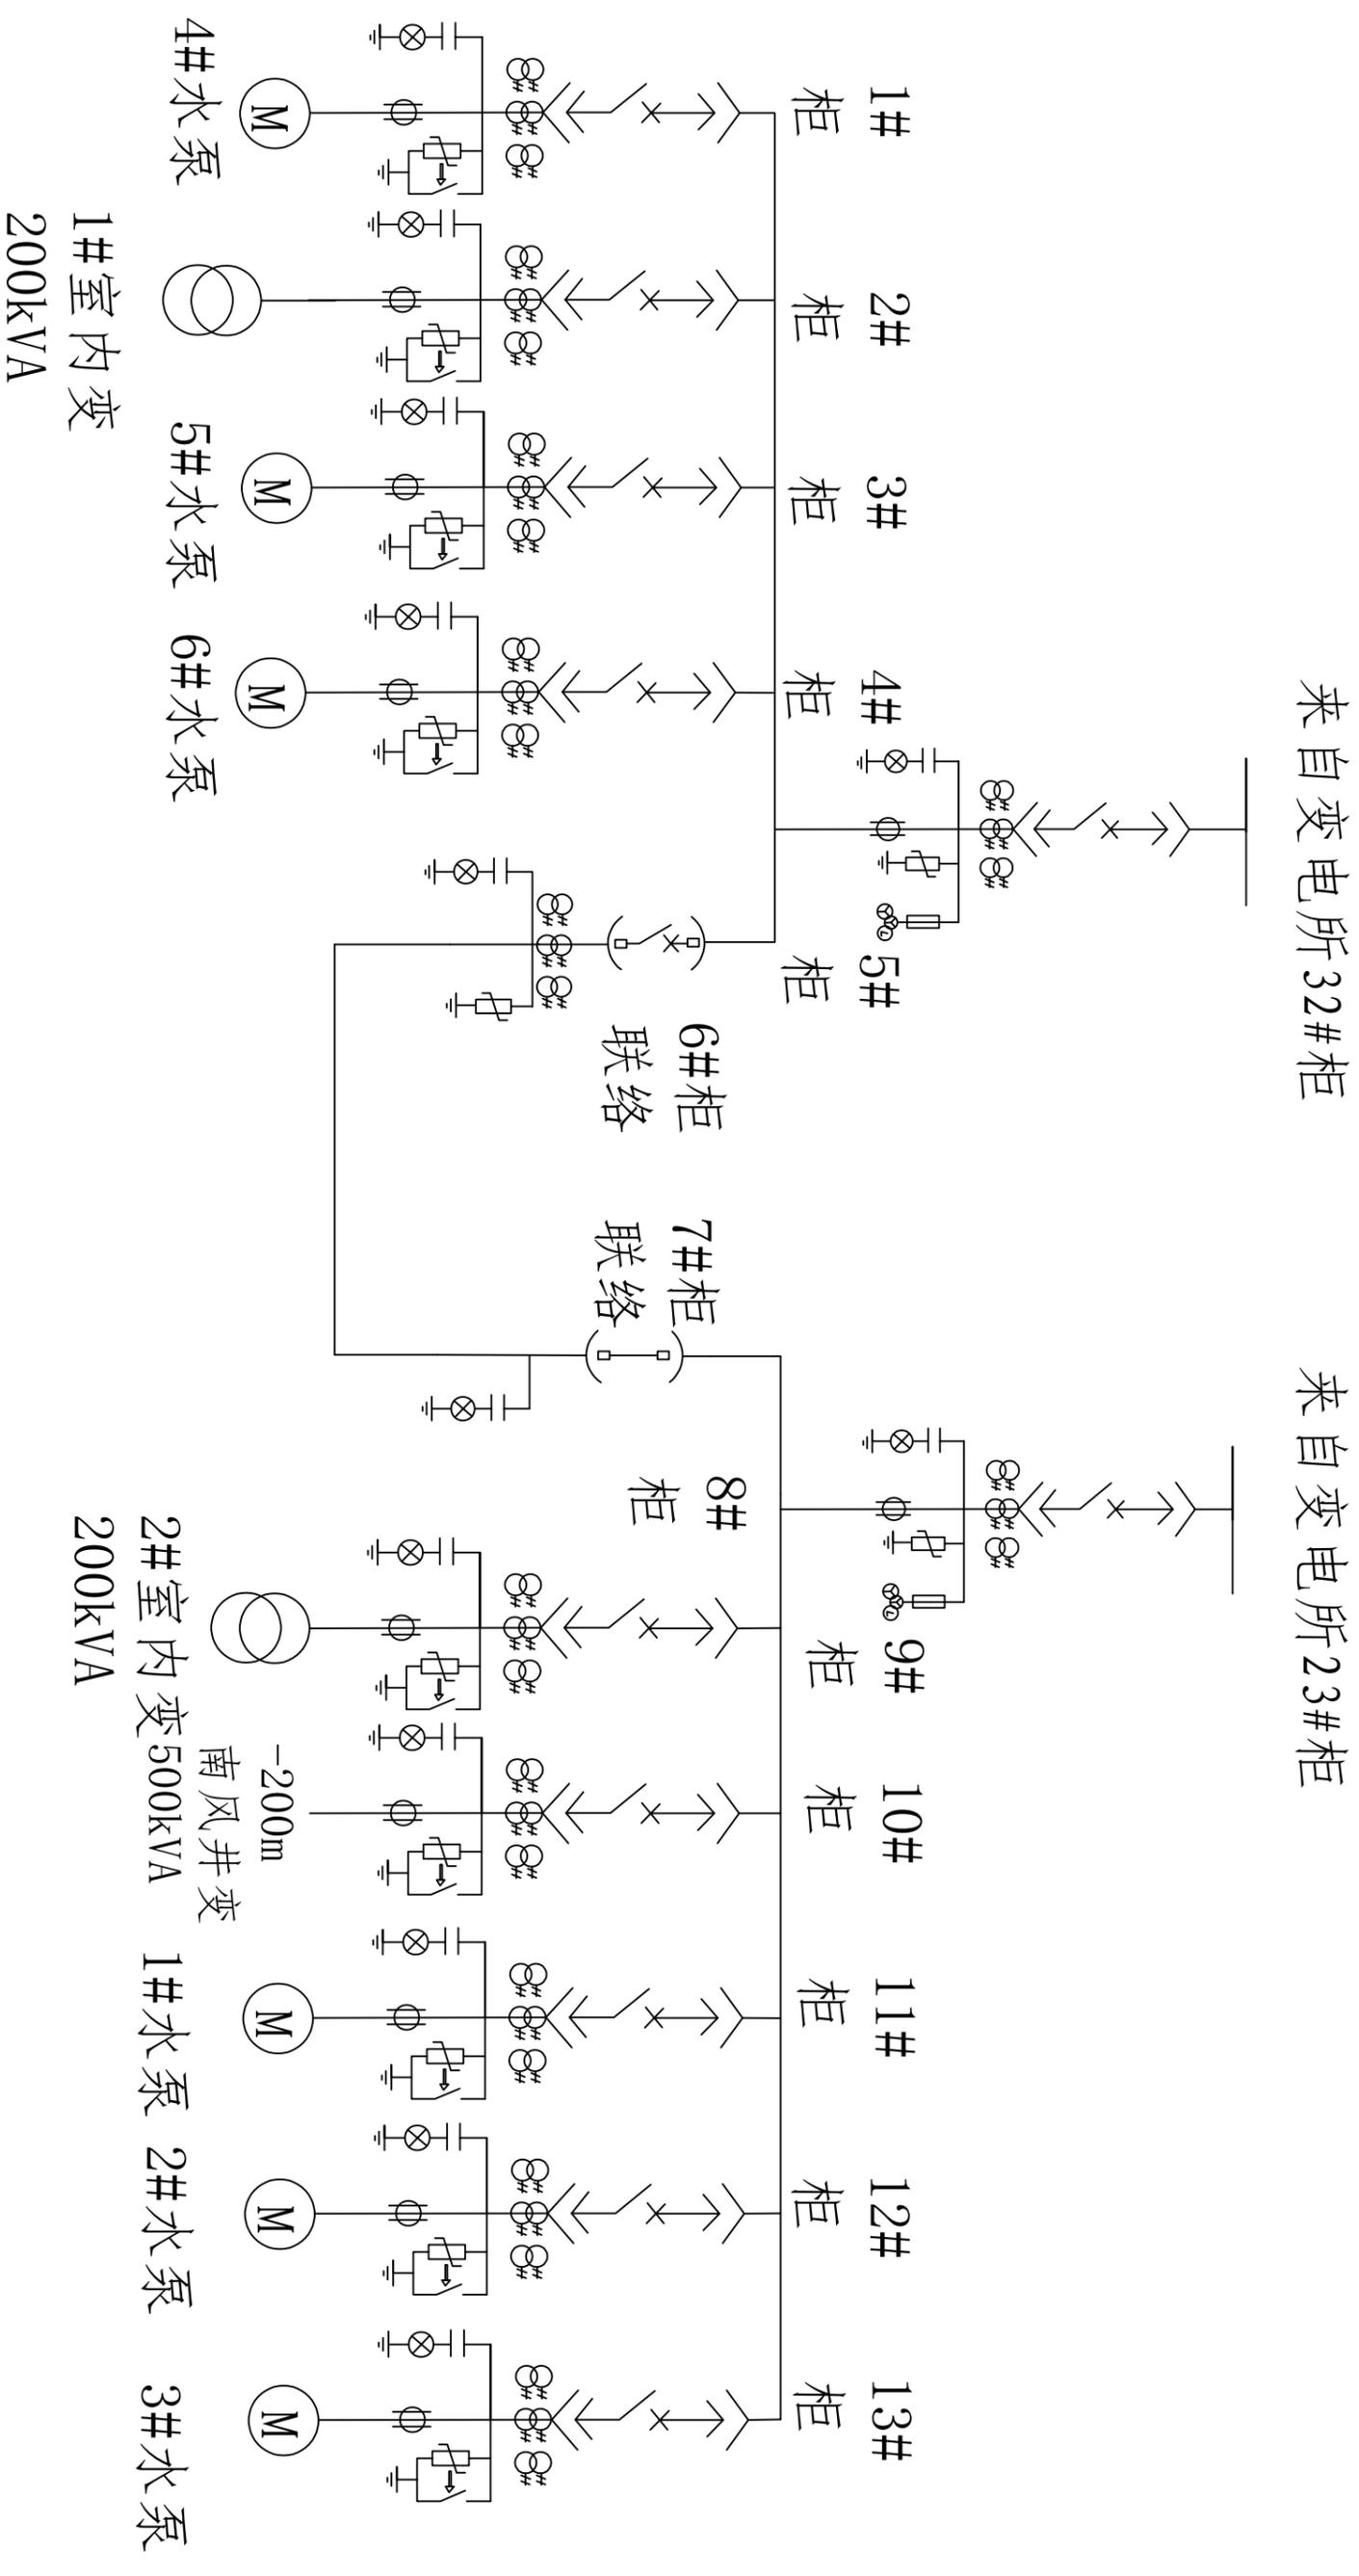

中国有色集团大冶有色金属有限责任公司

丰山铜矿-150m中段水泵房高压供配电系统图

审批

图号	FSTK-53	图幅	A3	审核	
绘图	柯加刚	日期	2024.4	校准	